


7(II) Схема развития объектов и сетей инженерно-технического обеспечения городского поселения Колпна Колпнянского муниципального района Орловской области (система электроснабжения) (фрагмент)

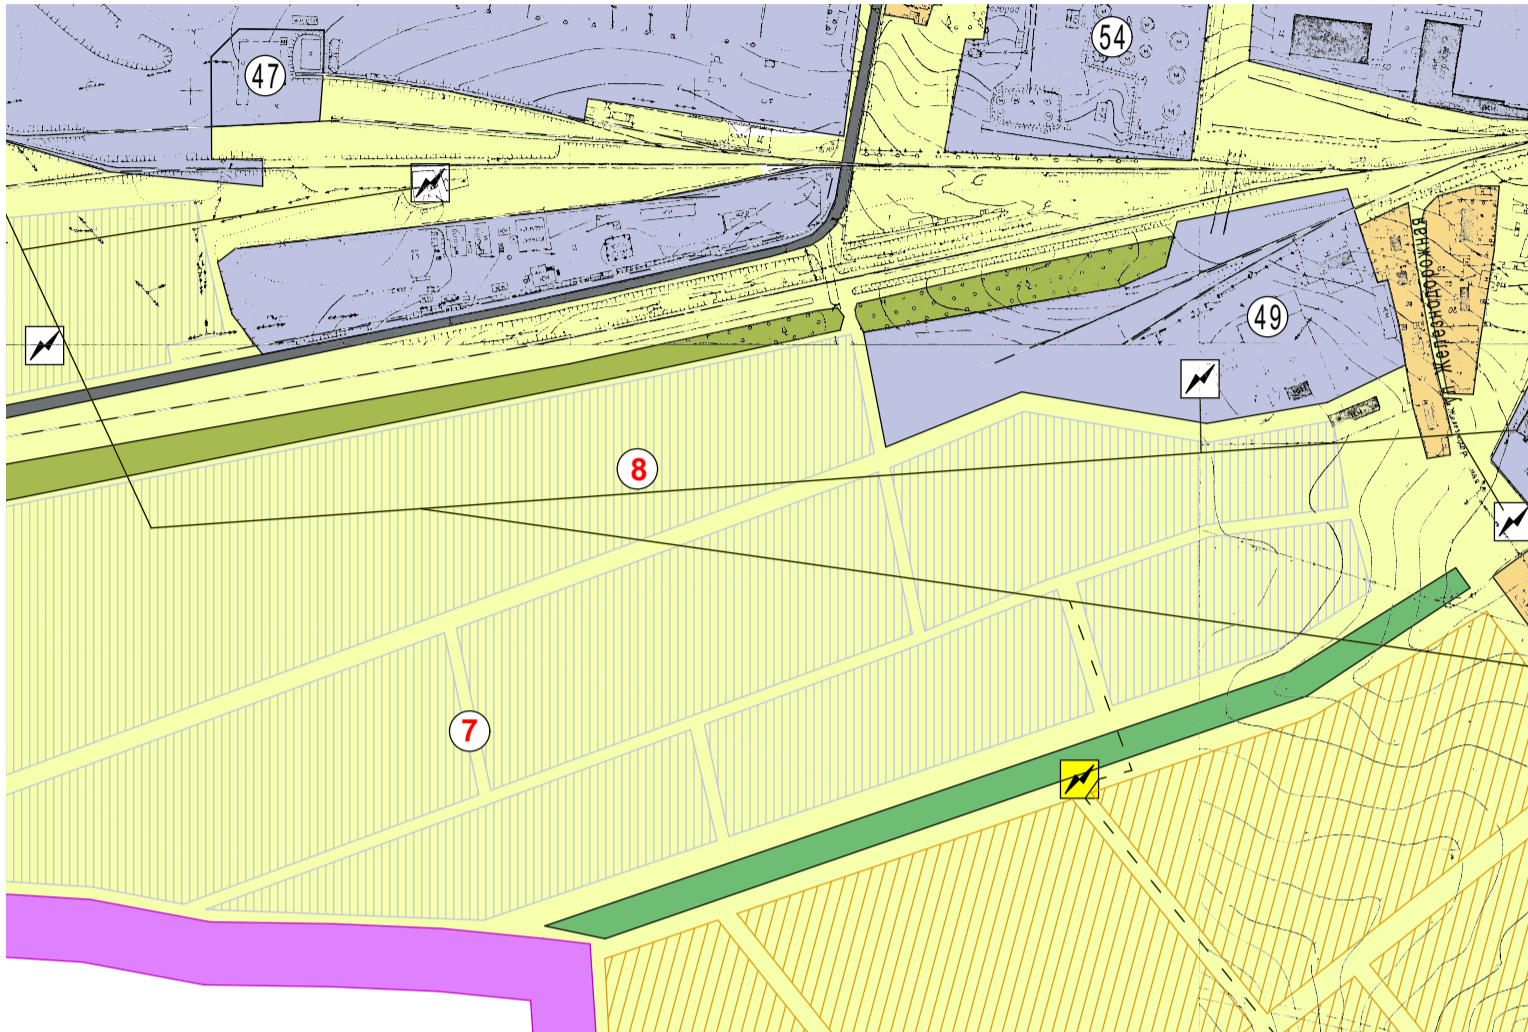


Существующее положение



Условные обозначения:

- | | | | |
|--------------|--------------|--------------|--|
| реконстр. | проект. | сущ. | ГРАНИЦЫ |
| [Pink box] | [Pink box] | [Pink box] | городского поселения |
| [Pink box] | [Pink box] | [Pink box] | населенного пункта |
| | | | ФУНКЦИОНАЛЬНЫЕ ЗОНЫ |
| [Yellow box] | [Yellow box] | [Yellow box] | жилая зона |
| [Orange box] | [Orange box] | [Orange box] | индивидуальная застройка |
| [Red box] | [Red box] | [Red box] | малозатная застройка |
| [Red box] | [Red box] | [Red box] | общественно-деловая зона |
| [Red box] | [Red box] | [Red box] | земельные участки для размещения объектов капитального строительства |
| [Blue box] | [Blue box] | [Blue box] | производственная зона |
| [Blue box] | [Blue box] | [Blue box] | промышленные и коммунально-складские предприятия |
| [Green box] | [Green box] | [Green box] | зона сельскохозяйственного использования |
| [Green box] | [Green box] | [Green box] | недействующие сельскохозяйственные предприятия |
| [Green box] | [Green box] | [Green box] | зона рекреационного назначения |
| [Green box] | [Green box] | [Green box] | древесно-кустарниковые насаждения |
| [Green box] | [Green box] | [Green box] | парки |
| [Green box] | [Green box] | [Green box] | территория для спортивного назначения и массового отдыха |
| [Green box] | [Green box] | [Green box] | пляж |
| [Green box] | [Green box] | [Green box] | зона специального назначения |
| [Green box] | [Green box] | [Green box] | кладбища |
| [Green box] | [Green box] | [Green box] | зона особо охраняемых объектов |
| [Green box] | [Green box] | [Green box] | захоронения, мемориал погибшим |
| | | | водные объекты |
| [Blue box] | [Blue box] | [Blue box] | в том числе гидротехнические сооружения |
| [Blue box] | [Blue box] | [Blue box] | водоемы (озера, пруды, обводненные карьеры, водохранилища, пожарные водоемы) |
| [Blue box] | [Blue box] | [Blue box] | водотоки (реки, ручьи, каналы, пересыхающие реки) |
| | | | объекты транспорта |
| [Grey box] | [Grey box] | [Grey box] | автомобильные дороги регионального значения |
| [Grey box] | [Grey box] | [Grey box] | сельские улицы |
| [Grey box] | [Grey box] | [Grey box] | мосты |
| | | | объекты энергетики |
| [Yellow box] | [Yellow box] | [Yellow box] | трансформаторные подстанции |
| [Yellow box] | [Yellow box] | [Yellow box] | ЛЭП |

Проектное предложение

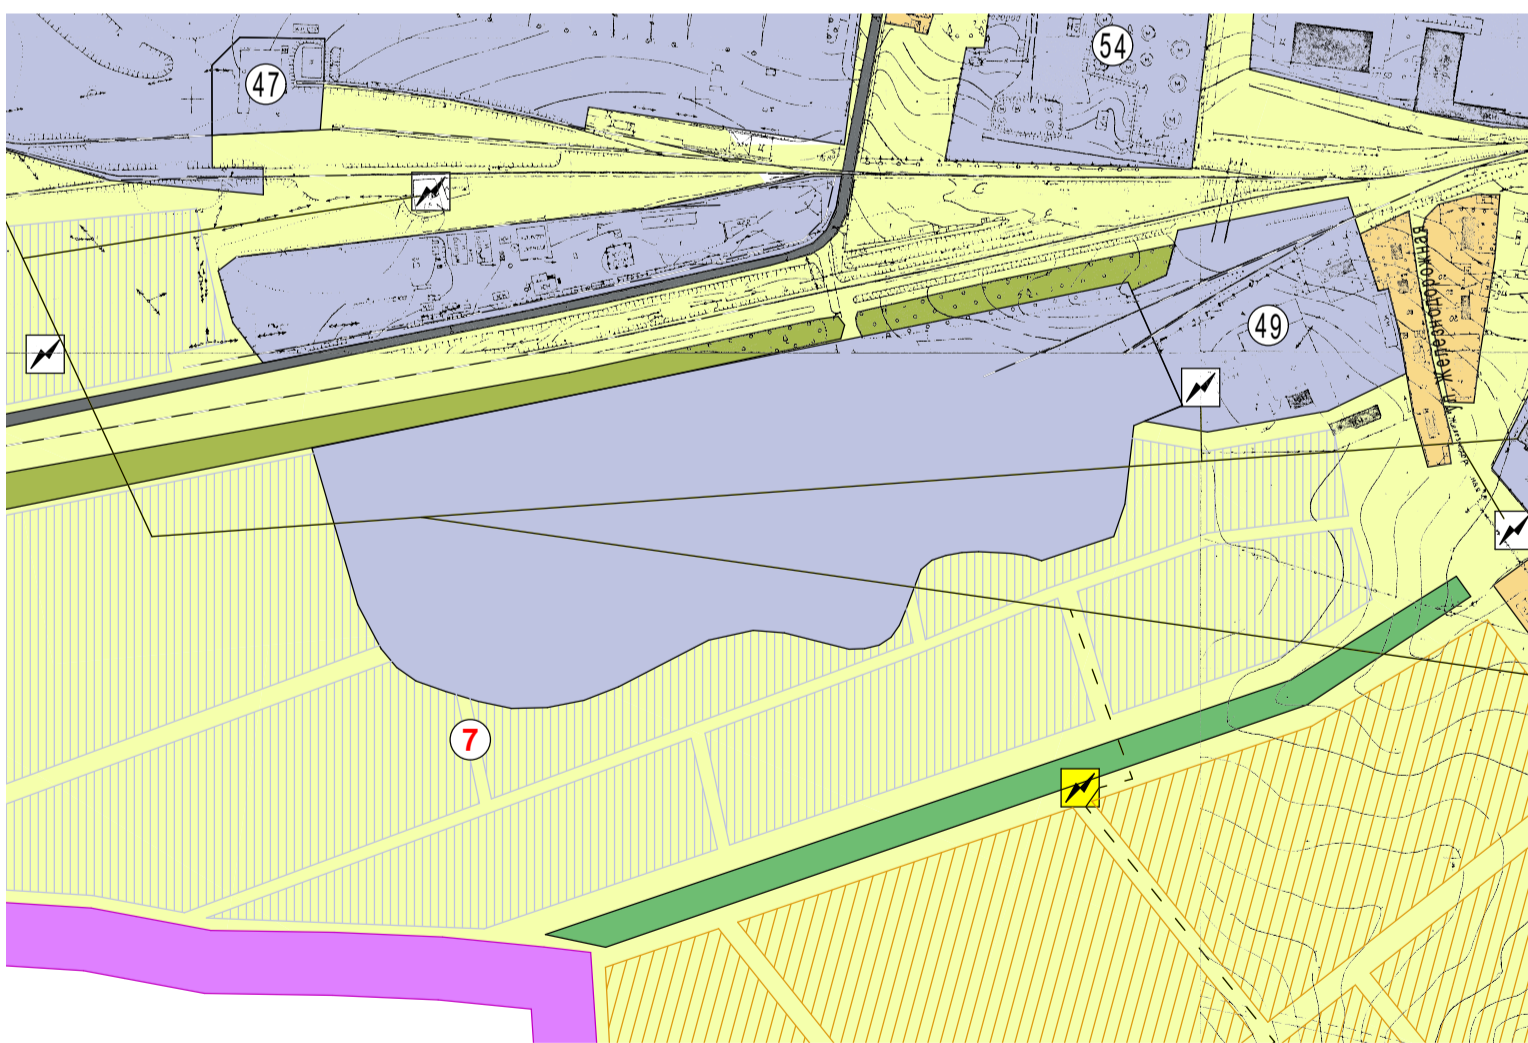

№	экспликация объектов социальных, культурных и бытовых учреждений:
1	Администрация городского поселения Колпна
2	Административные здания
3	МУК КДЦ Колпнянского района
4	Молодежный центр
5	Дом священника
6	МУП Колпнянского района "Бытови"
7	МУК "МЦБ Колпнянского района"
8	Супермаркет "Центральный"
9	Магазины прод. товаров
10	Магазины пром. товаров
11	Предприятия общественного питания
12	Линейно-технический участок №4 Орловского филиала "Ростелеком"
13	МУЗ Колпнянская ЦРБ
14	МДОУ Детский сад №3, №2 №1
15	МОУ "Колпнянский лицей"
16	МОУ "Колпнянская средняя общеобразовательная школа №2"
17	ОГОЦ "Колпнянский детский дом"
18	Отделение почтовой связи пос. Колпна
19	Рынок
20	Дом ветеранов
21	ОВД по Колпнянскому району
22	Спортивный корт
23	Ливневое ОСБ 38531083
24	Орловско-Курский регион м.ж.д. станции "Колпны"
25	ОАО "Орелавтотранс"
26	Пожарная часть №23 по охране пгт. Колпна Колпнянского района
27	ФГУЗ "Центр гигиены и эпидемиологии в Орловской области в г. Ливны"
28	Баня, сауна
29	ОГИБДД по Колпнянскому району
30	Управление федерального казначейства по Орловской области
31	Колпнянский районный суд
32	Прокуратура Колпнянского района Орловской области
33	МУП Аптека №31
№	экспликация промышленных, сельскохозяйственных и коммунально-складских предприятий:
34	ЗАО Сахарный комбинат "Колпнянский"
35	ООО "Колпнянский хлебозавод"
36	ОАО Колпнянская КПФ
37	ОАО "Колпнянский элеватор"
38	ООО "Славянской" н/д
39	ЗАО "Сангар"
40	ООО "Коммунарвис"
41	ИП Павлов
42	ОГУ "Орел Госзаказчик" (контора)
43	ООО "Агрохлеб Строй"
44	ЗАО "Орелфетпродукт"
45	ООО "Водоанал"
46	ОГУ "Орел Госзаказчик" (асфальтный завод)
47	ЗАО "Орел Агроюл"
48	Редакция газеты "За изобилие"
49	ГУОО "Колпнянская районная СБЖ"
50	Склады РАЙПО
51	Гаражи РАЙПО
52	Гаражи индивидуальных машин
53	Колпнянский филиал ОАОПТК
54	ООО "БИС"
55	ОАО "ОрелОблГаз"
56	Колпнянский отдел "Россельхозцентр"
57	"БОООЦСОН" Колпнянского района
№	экспликация проектных объектов:
1	Участки под индивидуальное жилищное строительство: площадка №1 - 57,8 га
2	площадка №2 - 2 га
3	Участки под многоэтажное жилищное строительство (0,5 г.в.)
4	Спортивно-оздоровительный комплекс
5	Детский сад
6	Магазины продовольственных и непродовольственных товаров
7	Быто-оздоровительный комплекс
8	Участки под промышленные и коммунально-складские предприятия (0,9 г.в.)
Реконструированные объекты:	
13	МУЗ Колпнянская ЦРБ
14	МДОУ Детский сад №3, №2 №1
15	МОУ "Колпнянский лицей"
16	МОУ "Колпнянская средняя общеобразовательная школа №2"
19	Дом ветеранов

Инв. № подл. Подпись и дата. Взаим. инв. №

Приказ № 01-22/12 от 31.03.2020					
ЗАО "ОрелАгроюл"					
Изм.	Кол.уч	Лист	Ндок.	Подпись	Дата
	ГАП	Андреева			
	Архитектор	Думчева			
	Архитектор	Мещерина			
	Помощник архитектора	Чалоян			
Генеральный план городского поселения Колпна Колпнянского муниципального района Орловской области					
			Стадия	Лист	Листов
			ГП	7(II)	
Схема развития объектов и сетей инженерно-технического обеспечения городского поселения Колпна Колпнянского муниципального района Орловской области (система электроснабжения) (фрагмент)					
			ООО "НАДИР+" 302028 г. Орел, ул. Октябрьская, д.27, пом. 6, оф. 203 тел.: (4862)63-27-11		